

### Planta Baixa



Escala 1:50

#### LEGENDA HIDRAULICA - Esgoto

TUBULAÇÃO DE ESGOTO	
	Conexão em 45°
	Conexão 90°
	Conexão 45°
	BACIA SANITÁRIA
	LAVATÓRIO
	CHUVEIRO
	CAIXA DE INSPEÇÃO
	CAIXA SIFONADA
	SENTIDO DO FLUXO - INC. 2%

#### LEGENDA HIDRAULICA - Água Fria

TUBULAÇÃO EM PVC	
	TUBULAÇÃO EM PVC (SUBTERRÂNEA)
	TUBULAÇÃO EM PVC (EXTRAZADOR)
	MC MICTÓRIO
	T TORNEIRA
	LV LAVATÓRIO
	VS VASO SANITÁRIO
	CH CHUVEIRO
	RG REGISTRO DE GAVETA
	RP REGISTRO DE PRESSÃO
	VD VÁLVULA DE DESCARGA
	SENTIDO DO FLUXO D'ÁGUA
	DESCE
	SOBE

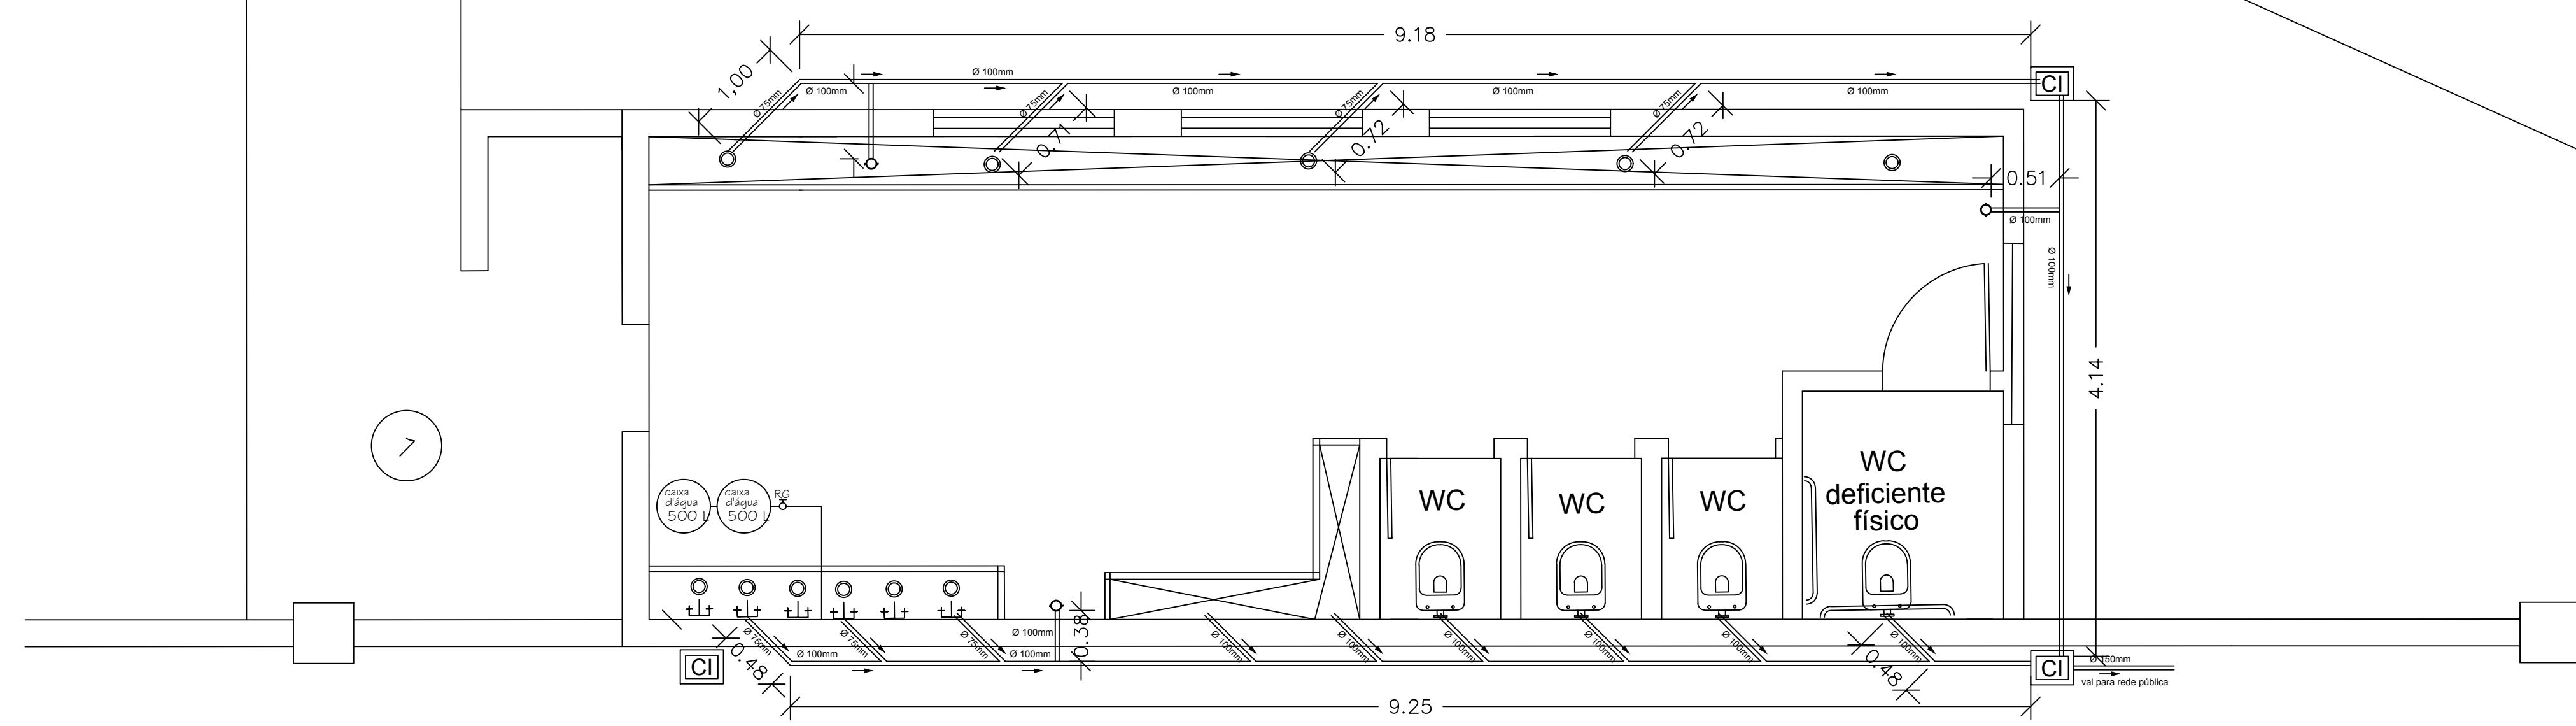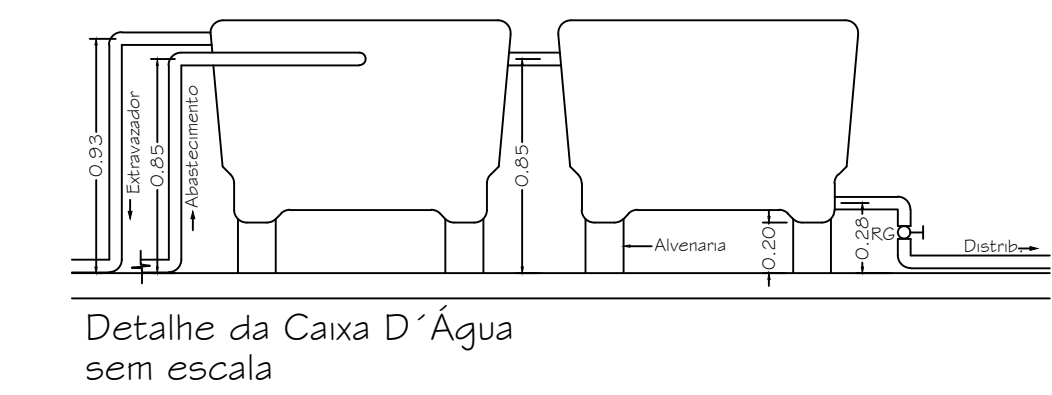

### Planta Baixa

Escala 1:50

Reforma e Construção de Muro do Parque Exposição  
Projeto e Contrução Civil

Prancha  
05/05 RE

#### Projeto de Reforma

Planta Baixa, Instalações Hidraulicas - escala indicada

ENGENHEIRO CIVIL

Local:

Prefeitura Municipal de Cristais Paulista - SP

**LUCIANO GARCIA**  
Data: 15/11/2023

**Resp. Técnico**

CREA 506 223 905 5

Eng. Luciano Gustavo Garcia