


Planta Baixa

Escala 1:50

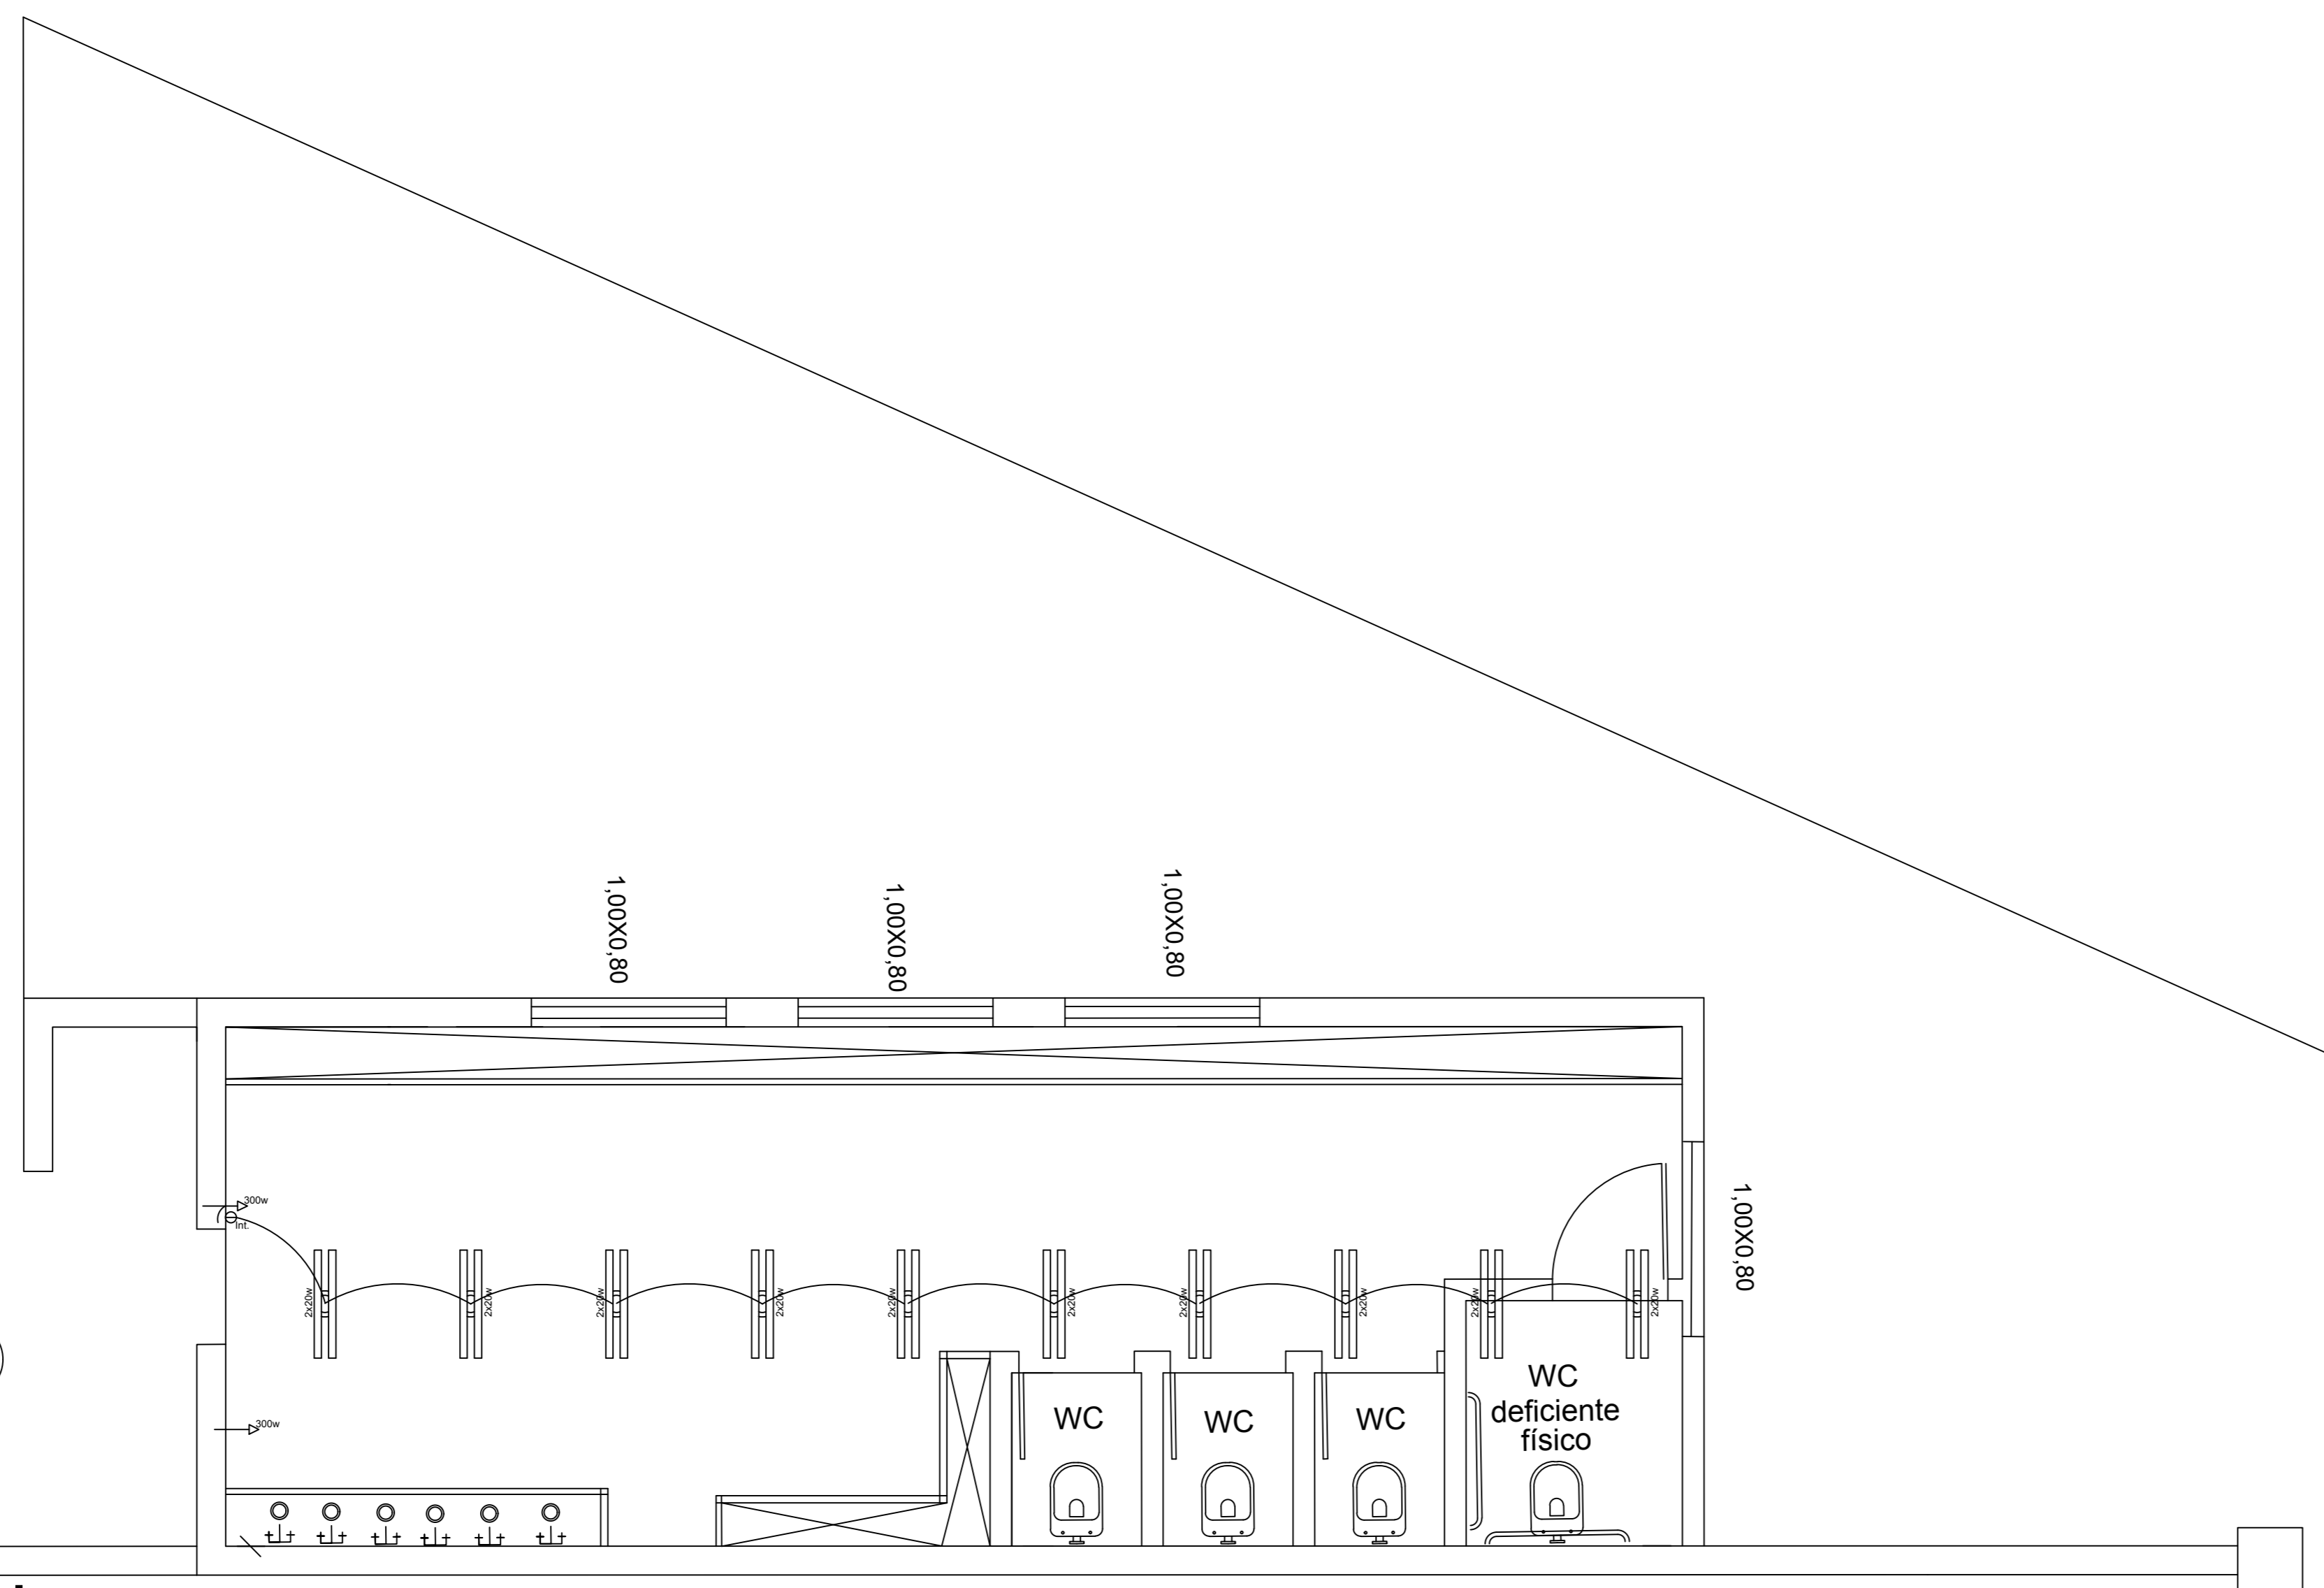

Planta Baixa

Escala 1:50

LEGENDA ELÉTRICA

a) Luminárias, Refletores e Lâmpadas	
a.1)	Luminária no Teto para 2 lâmpadas Fluorescente
b) Quadro de Distribuição	
b.1)	Quadro de dist. de embutir - chapa galvanizada p/ 6 disjuntores
c) Tomadas	
c.1)	Tomada de embutir, 2 P, universal (1' espelho (0,30m do Piso acabado)
c.2)	Tomada de embutir (2,60m do Piso acabado)
e) Interruptores	
e.1)	Interruptor bi-polar, tecla dupla de embutir, 20A/ 250V
d) Dutos e Distribuição	
d.1)	Embutido no Teto ou Parede - isolamento em PVC - 2,5mm
d.2)	Embutido no Teto ou Parede - isolamento em PVC - 4,0mm
d.2)	Embutido no Piso

Reforma e Construção de Muro do Parque Exposição
Projeto e Construção Civil

Prancha
04/05 RE

Projeto de Reforma

Planta Baixa, Instalações Elétricas - escala indicada

ENGENHEIRO CIVIL

Local:

Prefeitura Municipal de Cristais Paulista - SP

LUCIANO GARCIA
Data: 15/11/2023

Resp. Técnico

CREA 506 223 905 5

Eng. Luciano Gustavo Garcia